


LOKALIZACJA
ZAKRESU OPRACOWANIA

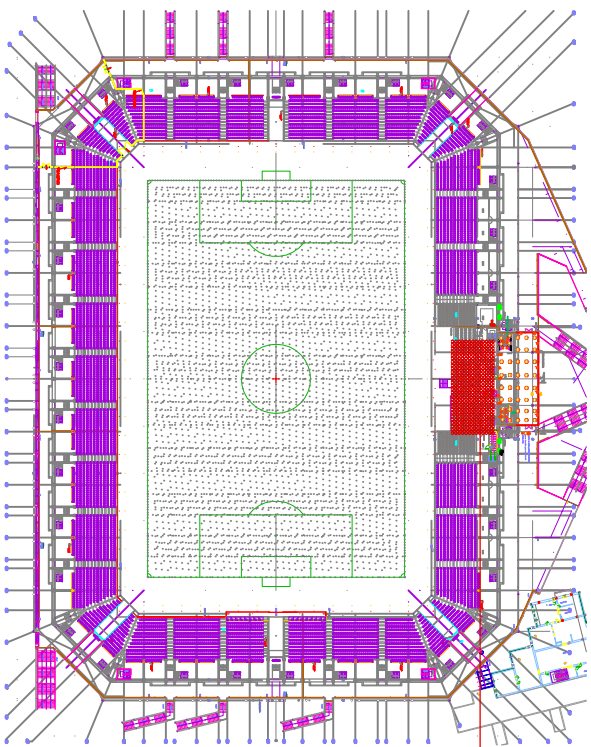

TEMAT: ROZBUDOWA STREFY VIP, STADION PIKARSKI przy ul.Ściegiennego w KIELCACH			
FAZA: PROJEKT WYKONAWCZY			
BRANŻA: INSTALACJE ELEKTRYCZNE			
RYSUNEK: INSTALACJA OŚWIETLENIOWA I GNAZD WTYKOWYCH			
PROJEKTANT: mgr inż. Krzysztof Gil		UPR. nr SWK/0104/000E/08	
SPRAWDZAJĄCY: inż. Witold Wojciechowski		UPR. nr KI - 598/94	
ddto 23.02.2016		skala 1:100	
FIRMA: ATJ ARCHITEKCI		ul. Lubiński 14A, 03-977 Warszawa tel. / fax +48 22 671 26 00 numer rysunku E-1	