



ZESTAWIENIE POMIESZCZEŃ		
0/1	4,54m ²	PRZEDSIONEK
0/2	1,22m ²	PRZEDSIONEK WC
0/3	1,22m ²	WC
0/4	14,32m ²	SZATNIA
0/5	6,33m ²	UMYWALNIA
0/6	1,17m ²	WC UMYWALNI
0/7	5,09m ²	NATRYSKI
RAZEM		33,89m ²

- LEGENDA
- ◁_w ISTNIEJĄCA WENTYLACJA GRAWITACYJNA
- WS ISTNIEJĄCA WENTYLACJA SUFITOWA

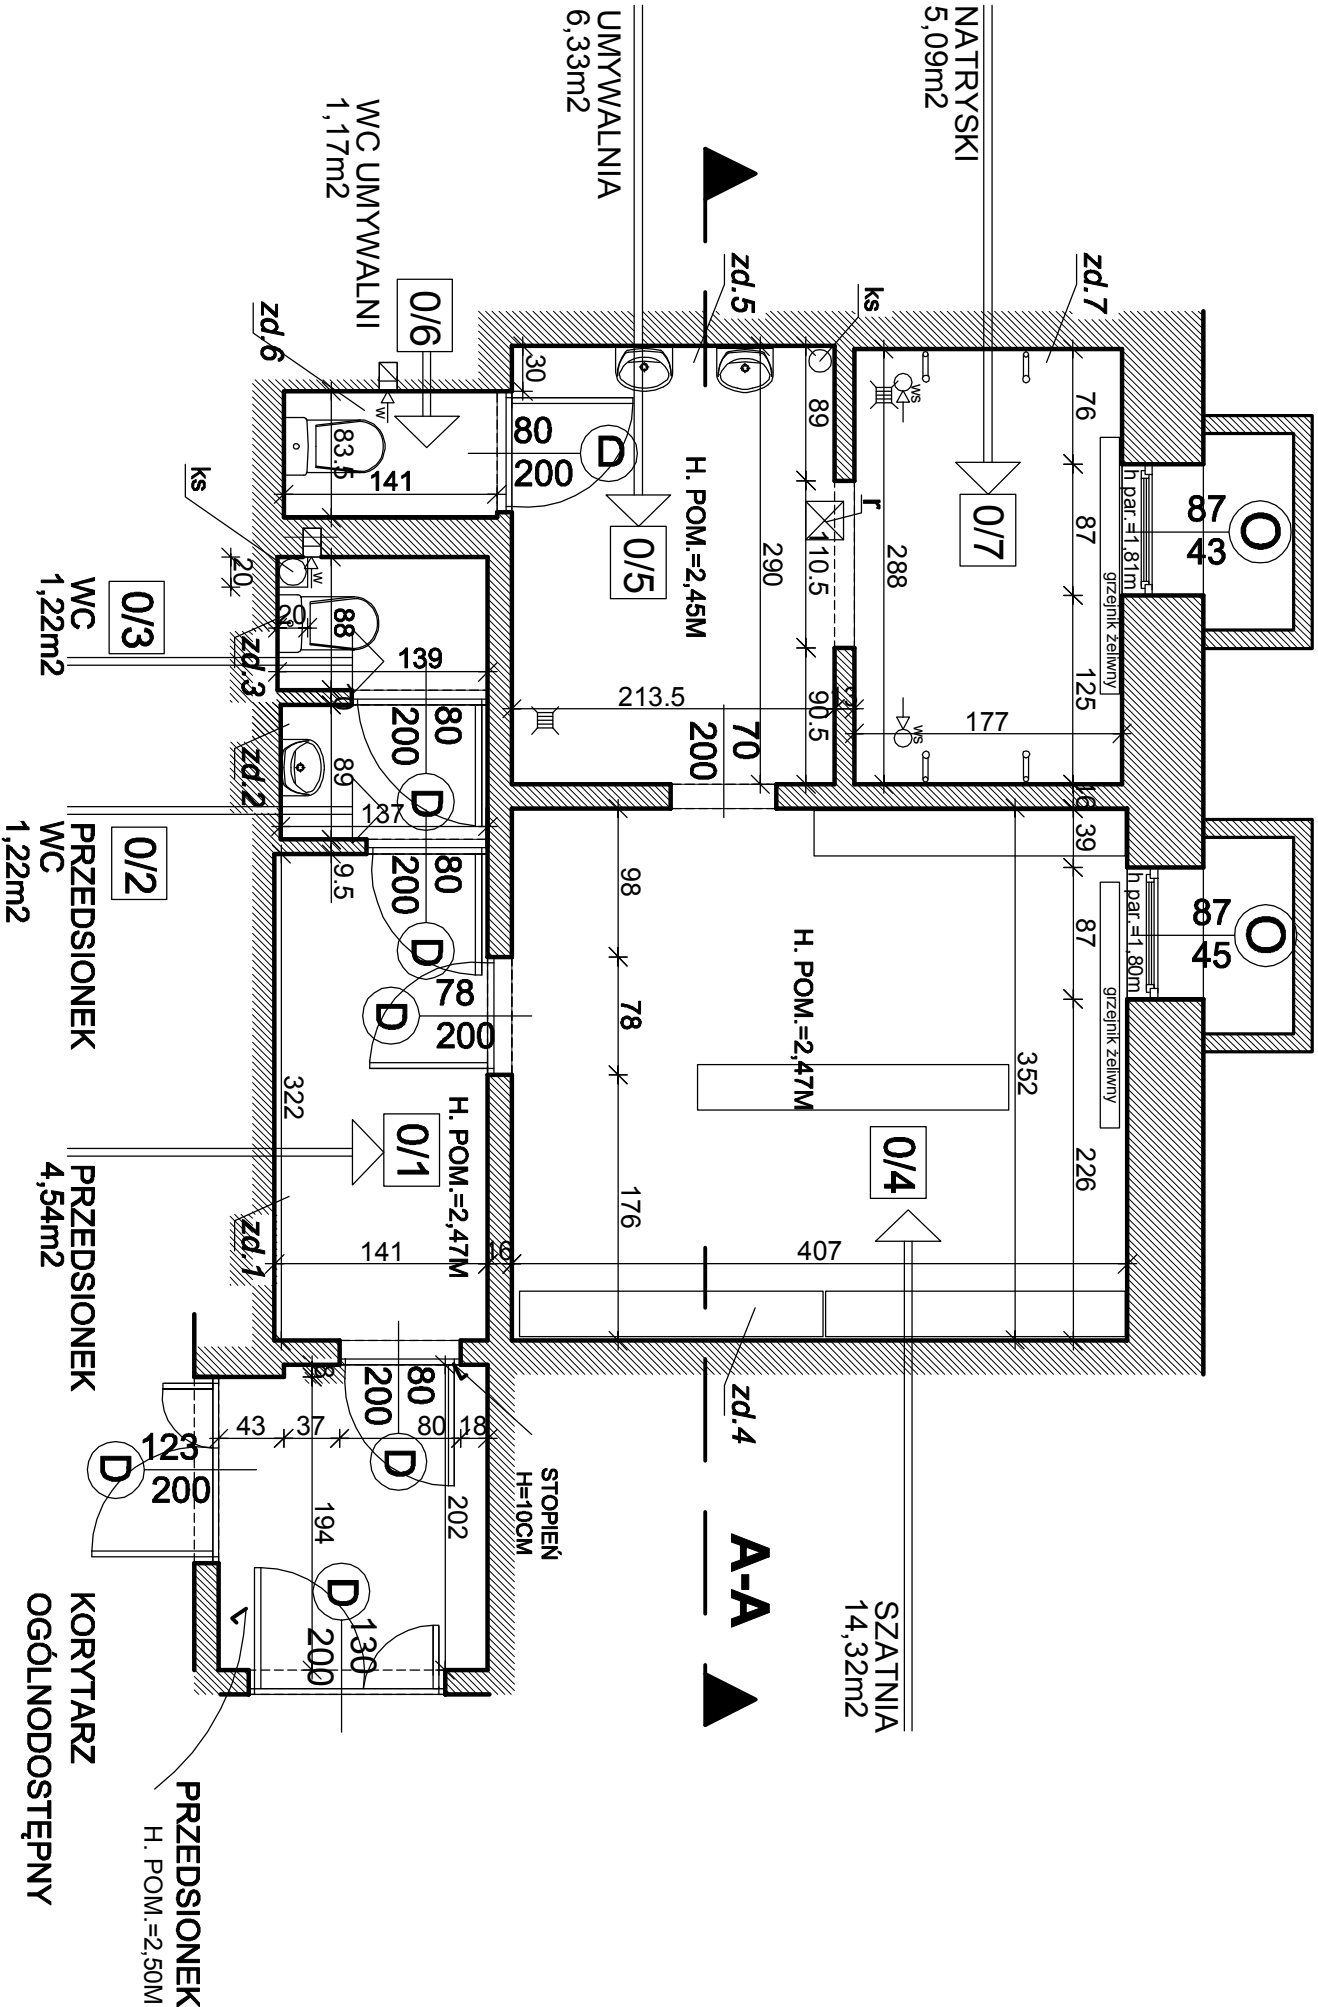

PRZEKRÓJ A-A

SKALA 1:50

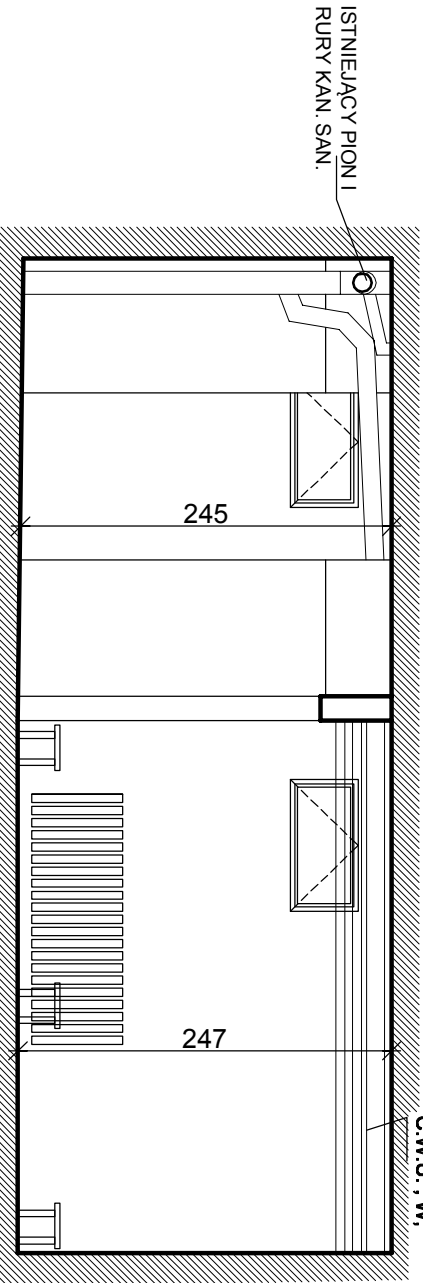

JEDNOSTKA PROJEKTOWA		BRANŻA		ARCHITEKTURA	
TYTUŁ PROJEKTU		PROJEKTOWAŁ:		PODPIS	
MODERNIZACJA SYSTEMÓW CHŁODZENIA ROZDZIELNI ELEKTRYCZNYCH W ZESPÓLE OBIEKTÓW SPORTOWYCH, KIELCE UL. ŚCIEGIENNEGO 8.		MGR INŻ. ARCH. ZBIGNIEW GRZĄDZIELA NR UPR. KL-19/77			
INWESTOR		FAZA:		INWENTARYZACJA	
GMINA KIELCE - MOSIR, 25-018KIELCE UL. ŻYTNI		NAZWA RYSUNKU		RZUT I PRZEKRÓ. SZATNI NR 4	
ADRES OBIEKTU		NR RYS		DATA	
HALA SPORTOWA PRZY UL. ŚCIEGIENNEGO 8 W KIELCACH		A-01		05.2016	